

Nejmenší dovolené svislé vzdálenosti mezi křížujícími podzemním vedením (cm)

Druh vedení	elektro	plyn	voda	kanal.	telefon
elektro	5	10	40	30	30
plyn	10	10	15	50	10
voda	40	15	10	20	20
kanalizace	30	50	10	10	20
telefon	30	10	20	20	20

Nejmenší dovolené vodrovné vzdálenosti mezi souběžným podzemním vedením (cm)


Druh vedení	elektro	plyn	voda	kanal.	telefon
elektro	5	40	30	30	30
plyn	40	40	50	100	40
voda	40	50	60	60	40
kanalizace	50	100	60	50	50
telefon	30	40	40	40	50

areál POLICIE ČR



2498/10-Policie ČR

2498/17-Policie ČR

Uložení vodovodu v rýze:

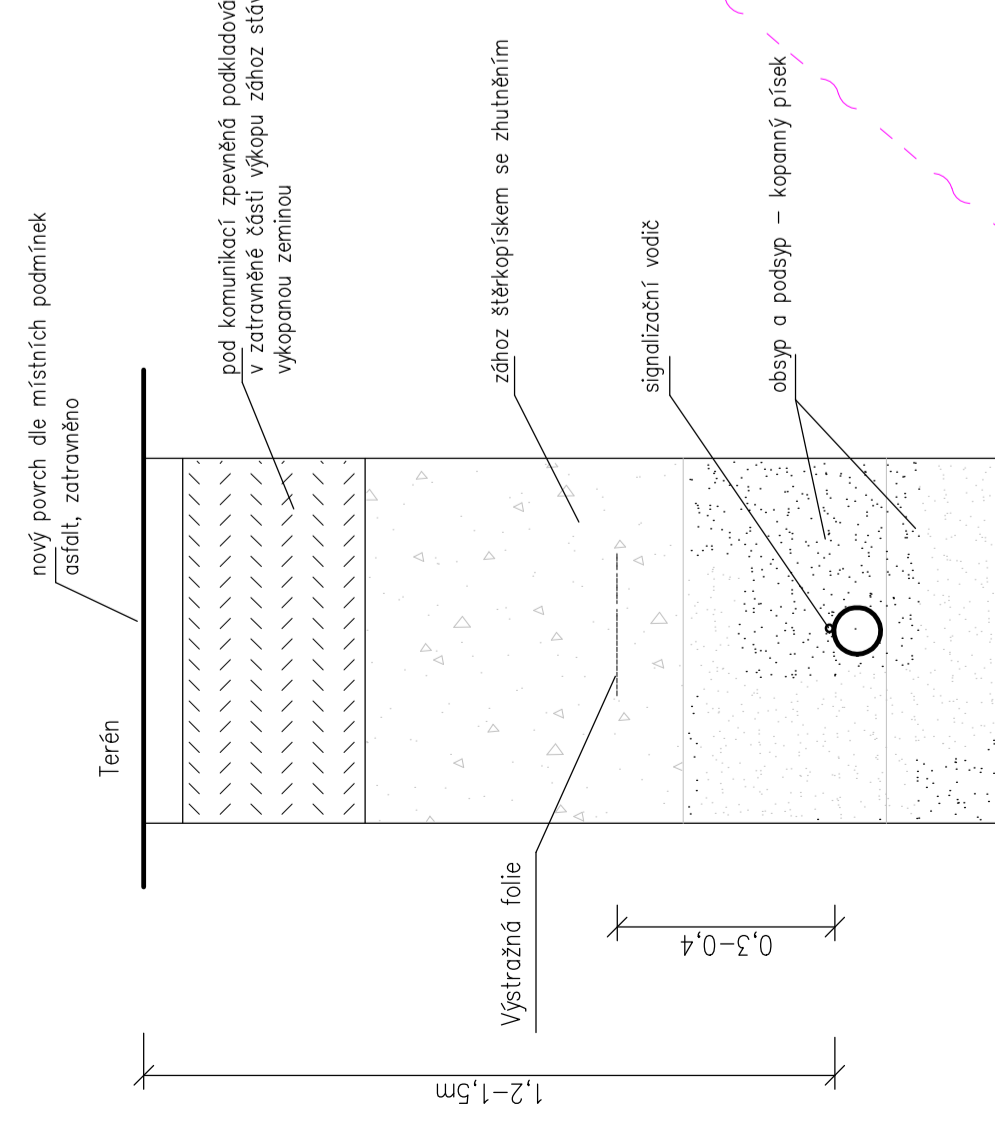

POZNÁMKA : Hloubka výkopu je závislá na hloubce uložení vodovodního řadu .

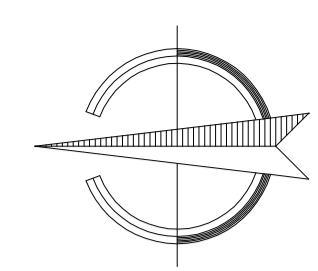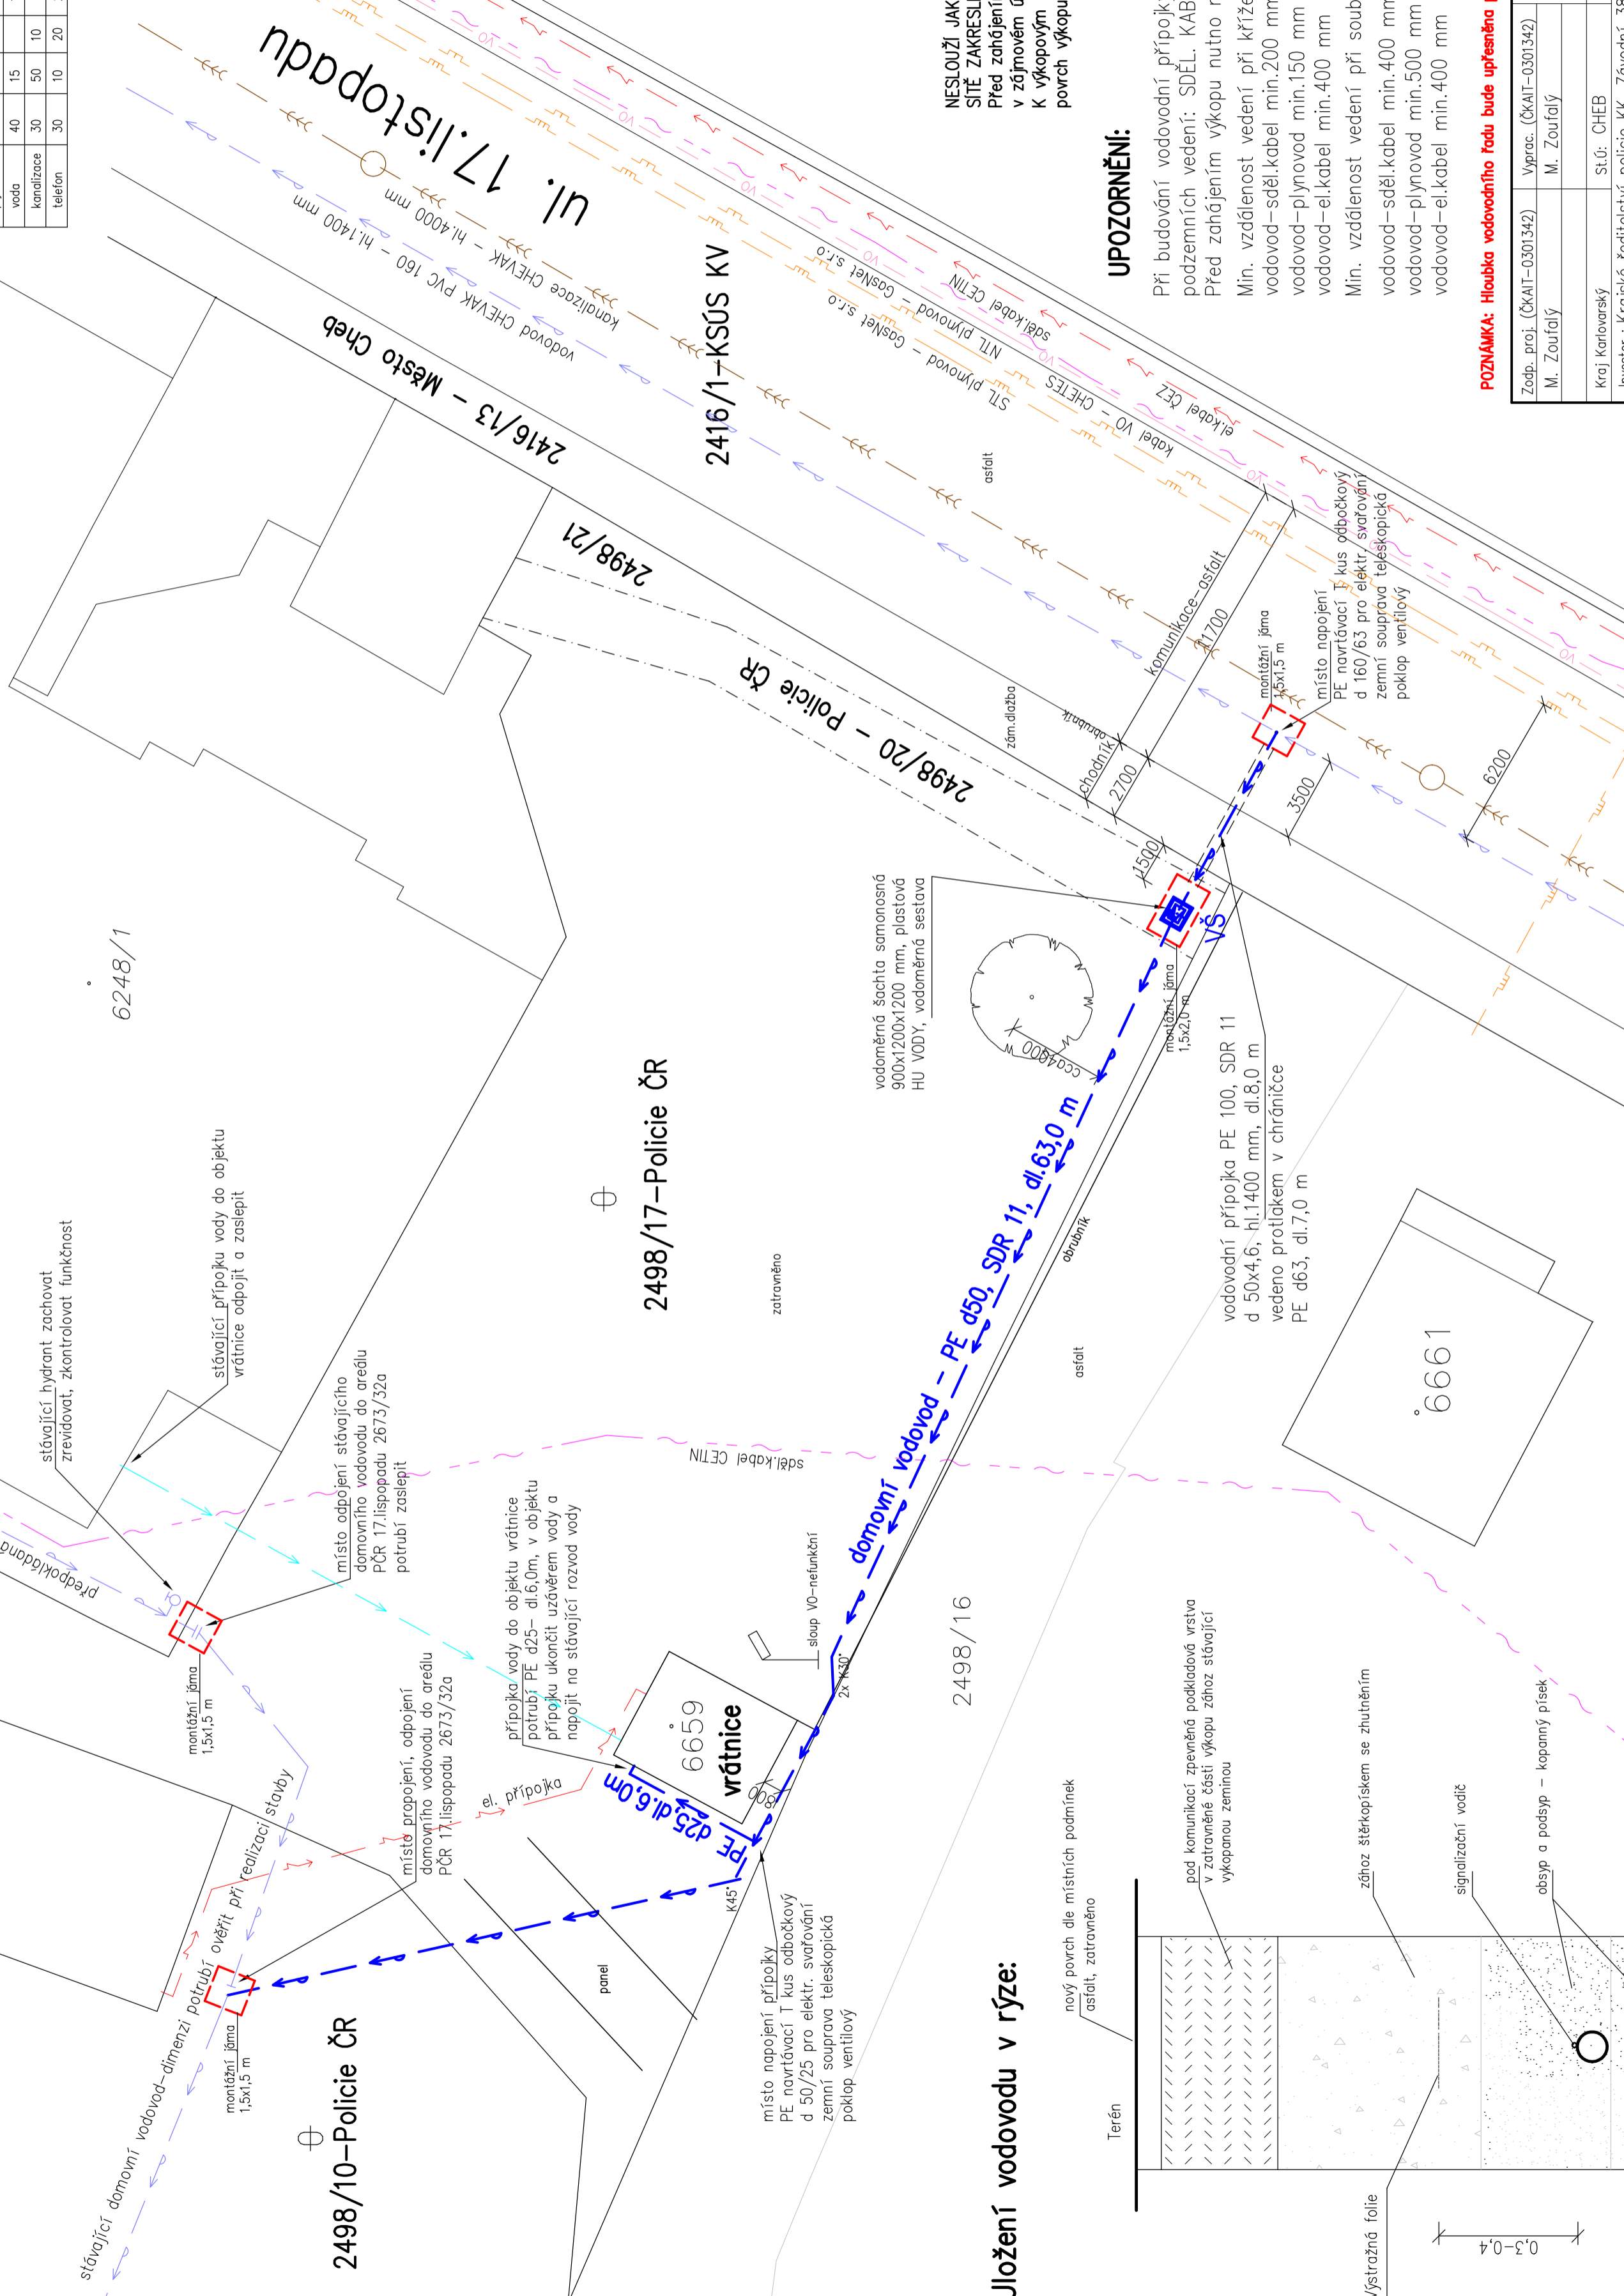

V. 1792/1

NEJMENŠÍ DOVOLENÉ KRYTÍ VEDENÍ

Druh vedení	chodník	vozovka	volný terén
elektro	500	900	700
plyn	800	1000	800
voda	1500	1500	1100-1600
kanalizace	dle místních podmínek		
telefon	400	900	600

NEŠLOUŽÍ JAKO VYTÝČOVACÍ VÝKRES, SÍŤ ZAKRESLENY ORIENTAČNĚ.

Před zahájením prací nutno podzemní síť v zřetelném území vylébat a vytyčit jejich správci. K výkopovým pracem bude vydán souhlas příslušného MĚÚ povrch výkopu bude uveden do původního stavu.

UPOZORNĚNÍ:

Při budování vodovodní přípojky dojde k dočištění podzemních vedení: SDEL, KABEL, EL, KABEL, PLYNOVOD
 Před zahájením výkopu nutno nechat vedení vytyčit jejich správci !!!
 Min. vzdálenost vedení při křížení dle ČSN 736005
 vodovod-sděl.kabel min.200 mm
 vodovod-plynovod min.150 mm
 vodovod-el.kabel min.400 mm
 Min. vzdálenost vedení při souběhu dle ČSN 736005
 vodovod-sděl.kabel min.400 mm
 vodovod-plynovod min.500 mm
 vodovod-el.kabel min.400 mm

POZNÁMKA: Hloubka vodovodního řadu bude upřesněna při realizaci staveb i

Zodp. proj. (ČKAIT-0301342)	Vyprac. (ČKAIT-0301342)	Michal Zoufalý-TZB, projektování staveb Hazlov 476, kont. Moravská 5 AS tel/fax 354526039, mobil 723-322581	
M. Zoufalý	M. Zoufalý		
Kraj Karlovarský	St.ú: CHEB	M.ú: CHEB	Formát A 3
Investor : Krajské ředitelství policie KK, Závodní 386/100, Karlovy Vary			Datum 12/2016
			Č. zak. 1/12/16/Z/PD
			Účel PD-DSP
			IČO: 46865306
			Logo:
			Č. výkresu : D.1.4 -1

Vodovodní přípojka pro areál POLICIE ČR
 KŘP KVK, ul. 17.listopadu 2673/32a Cheb
 k.ú. Cheb, p.p.č. 2416/1, 2416/13, 2498/17

Měřítko : **1:200** Situace