


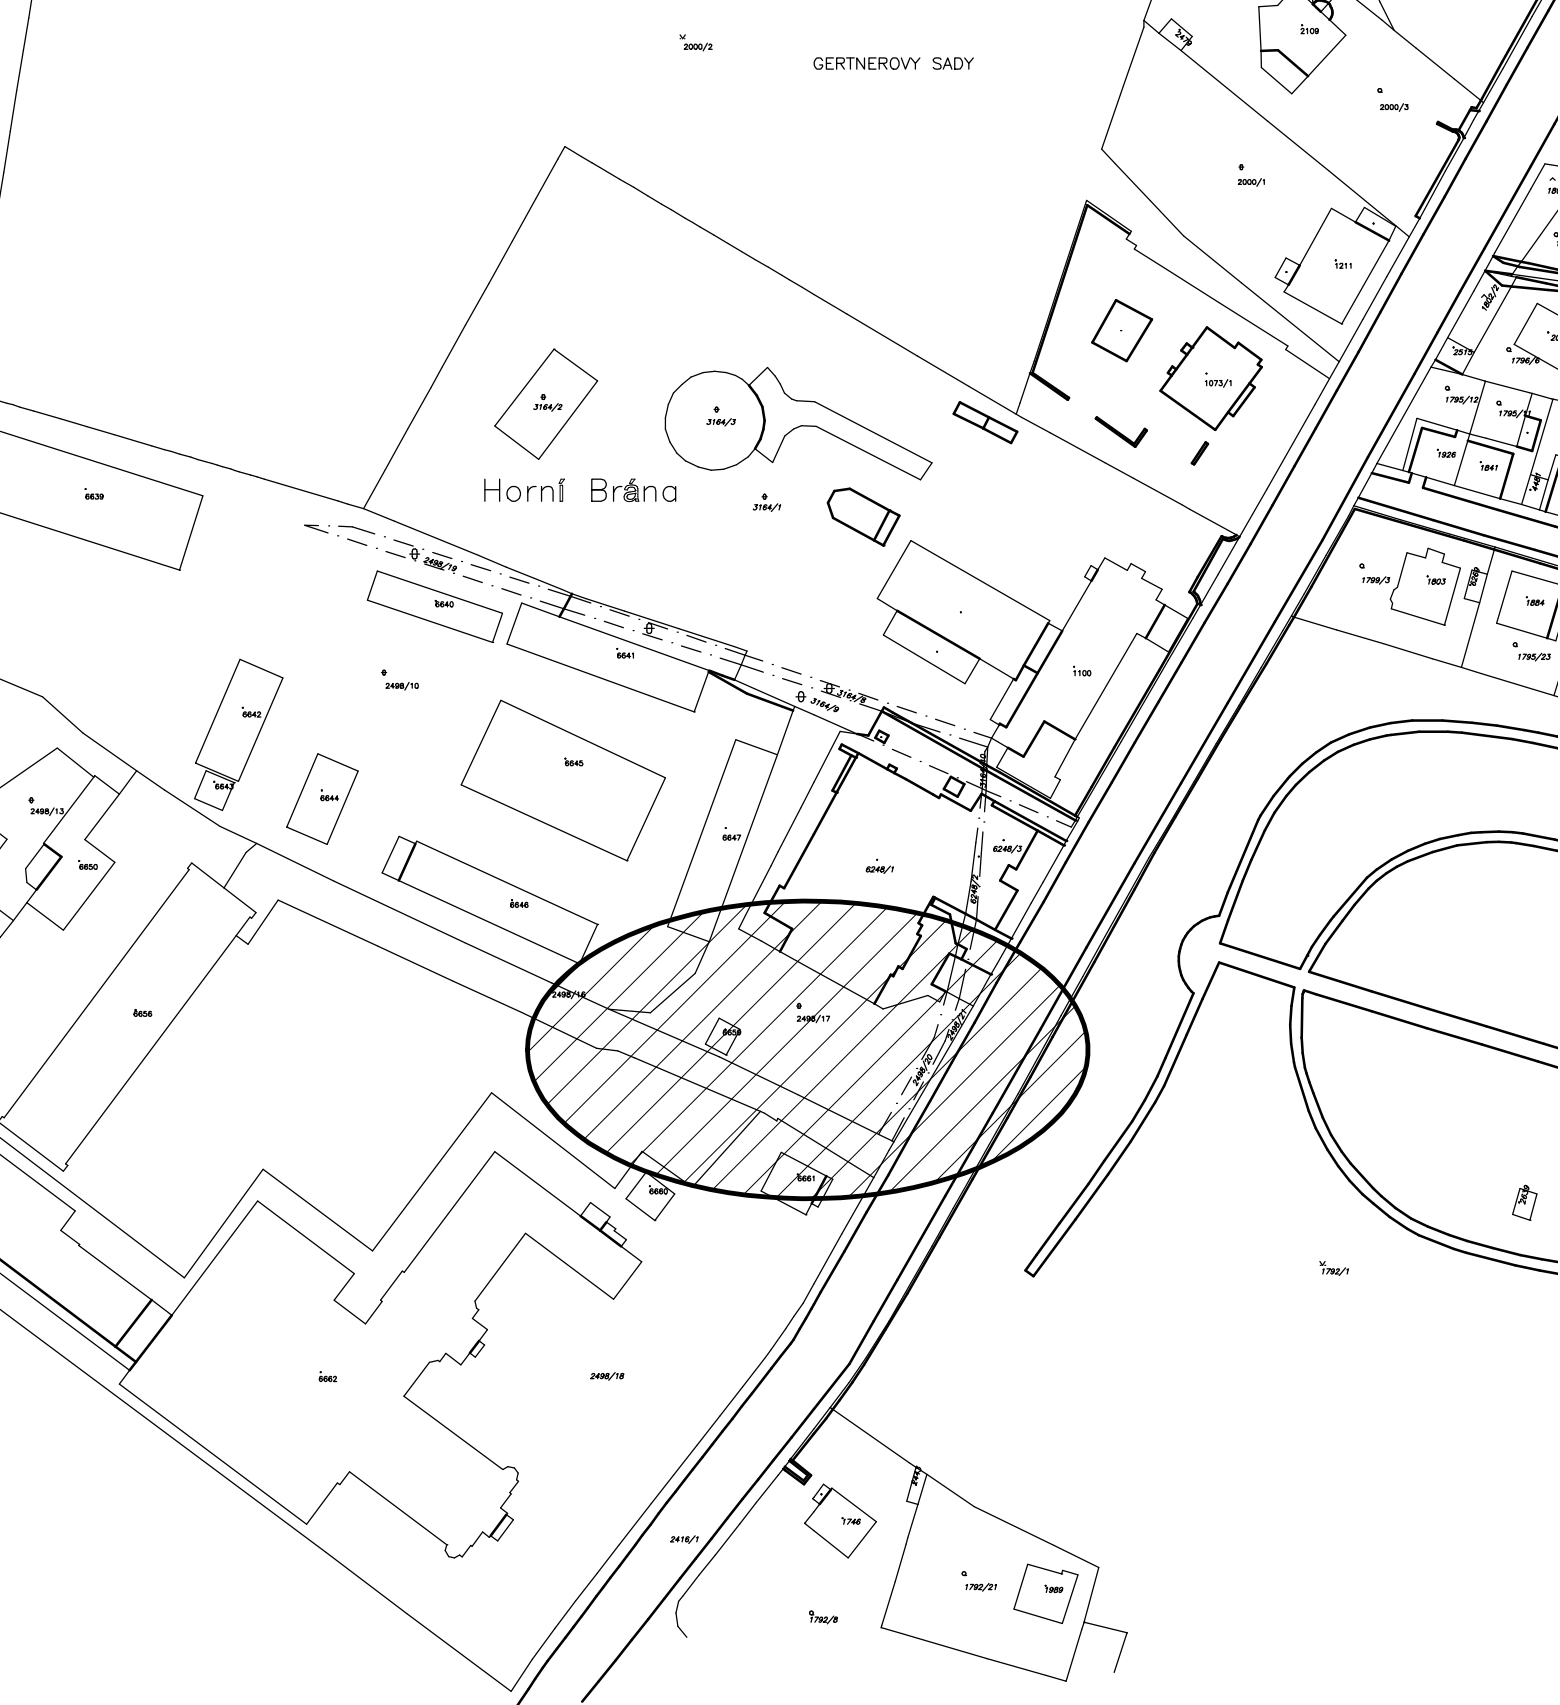


2000/2

GERTNEROVY SADY



Zodp. proj. (ČKAIT-0301342) M. Zoufalý	Vyprac. (ČKAIT-0301342) M. Zoufalý		Michal Zoufalý-TZB, projektování staveb Hazlov 476, kont. Moravská 5 Aš tel/fax 354526039, mobil 723-322581	
Kraj Karlovarský	st.ú: CHEB		M.ú: CHEB	Formát
Investor : Krajské ředitelství policie KK, Závodní 386/100, Karlovy Vary			Datum	12/2016
Vodovodní přípojka pro areál POLICIE ČR KŘP KVK, ul. 17.listopadu 2673/32a Cheb k.ú. Cheb, p.p.č. 2416/1, 2416/13, 2498/17			č. zak.	1/12/16/Z/PD
			Účel	PD-DSP
Měřítko : 1:2000 Situace				IČO: 46865306
			 Volné sdružení projektantů	č. výkresu : C1