


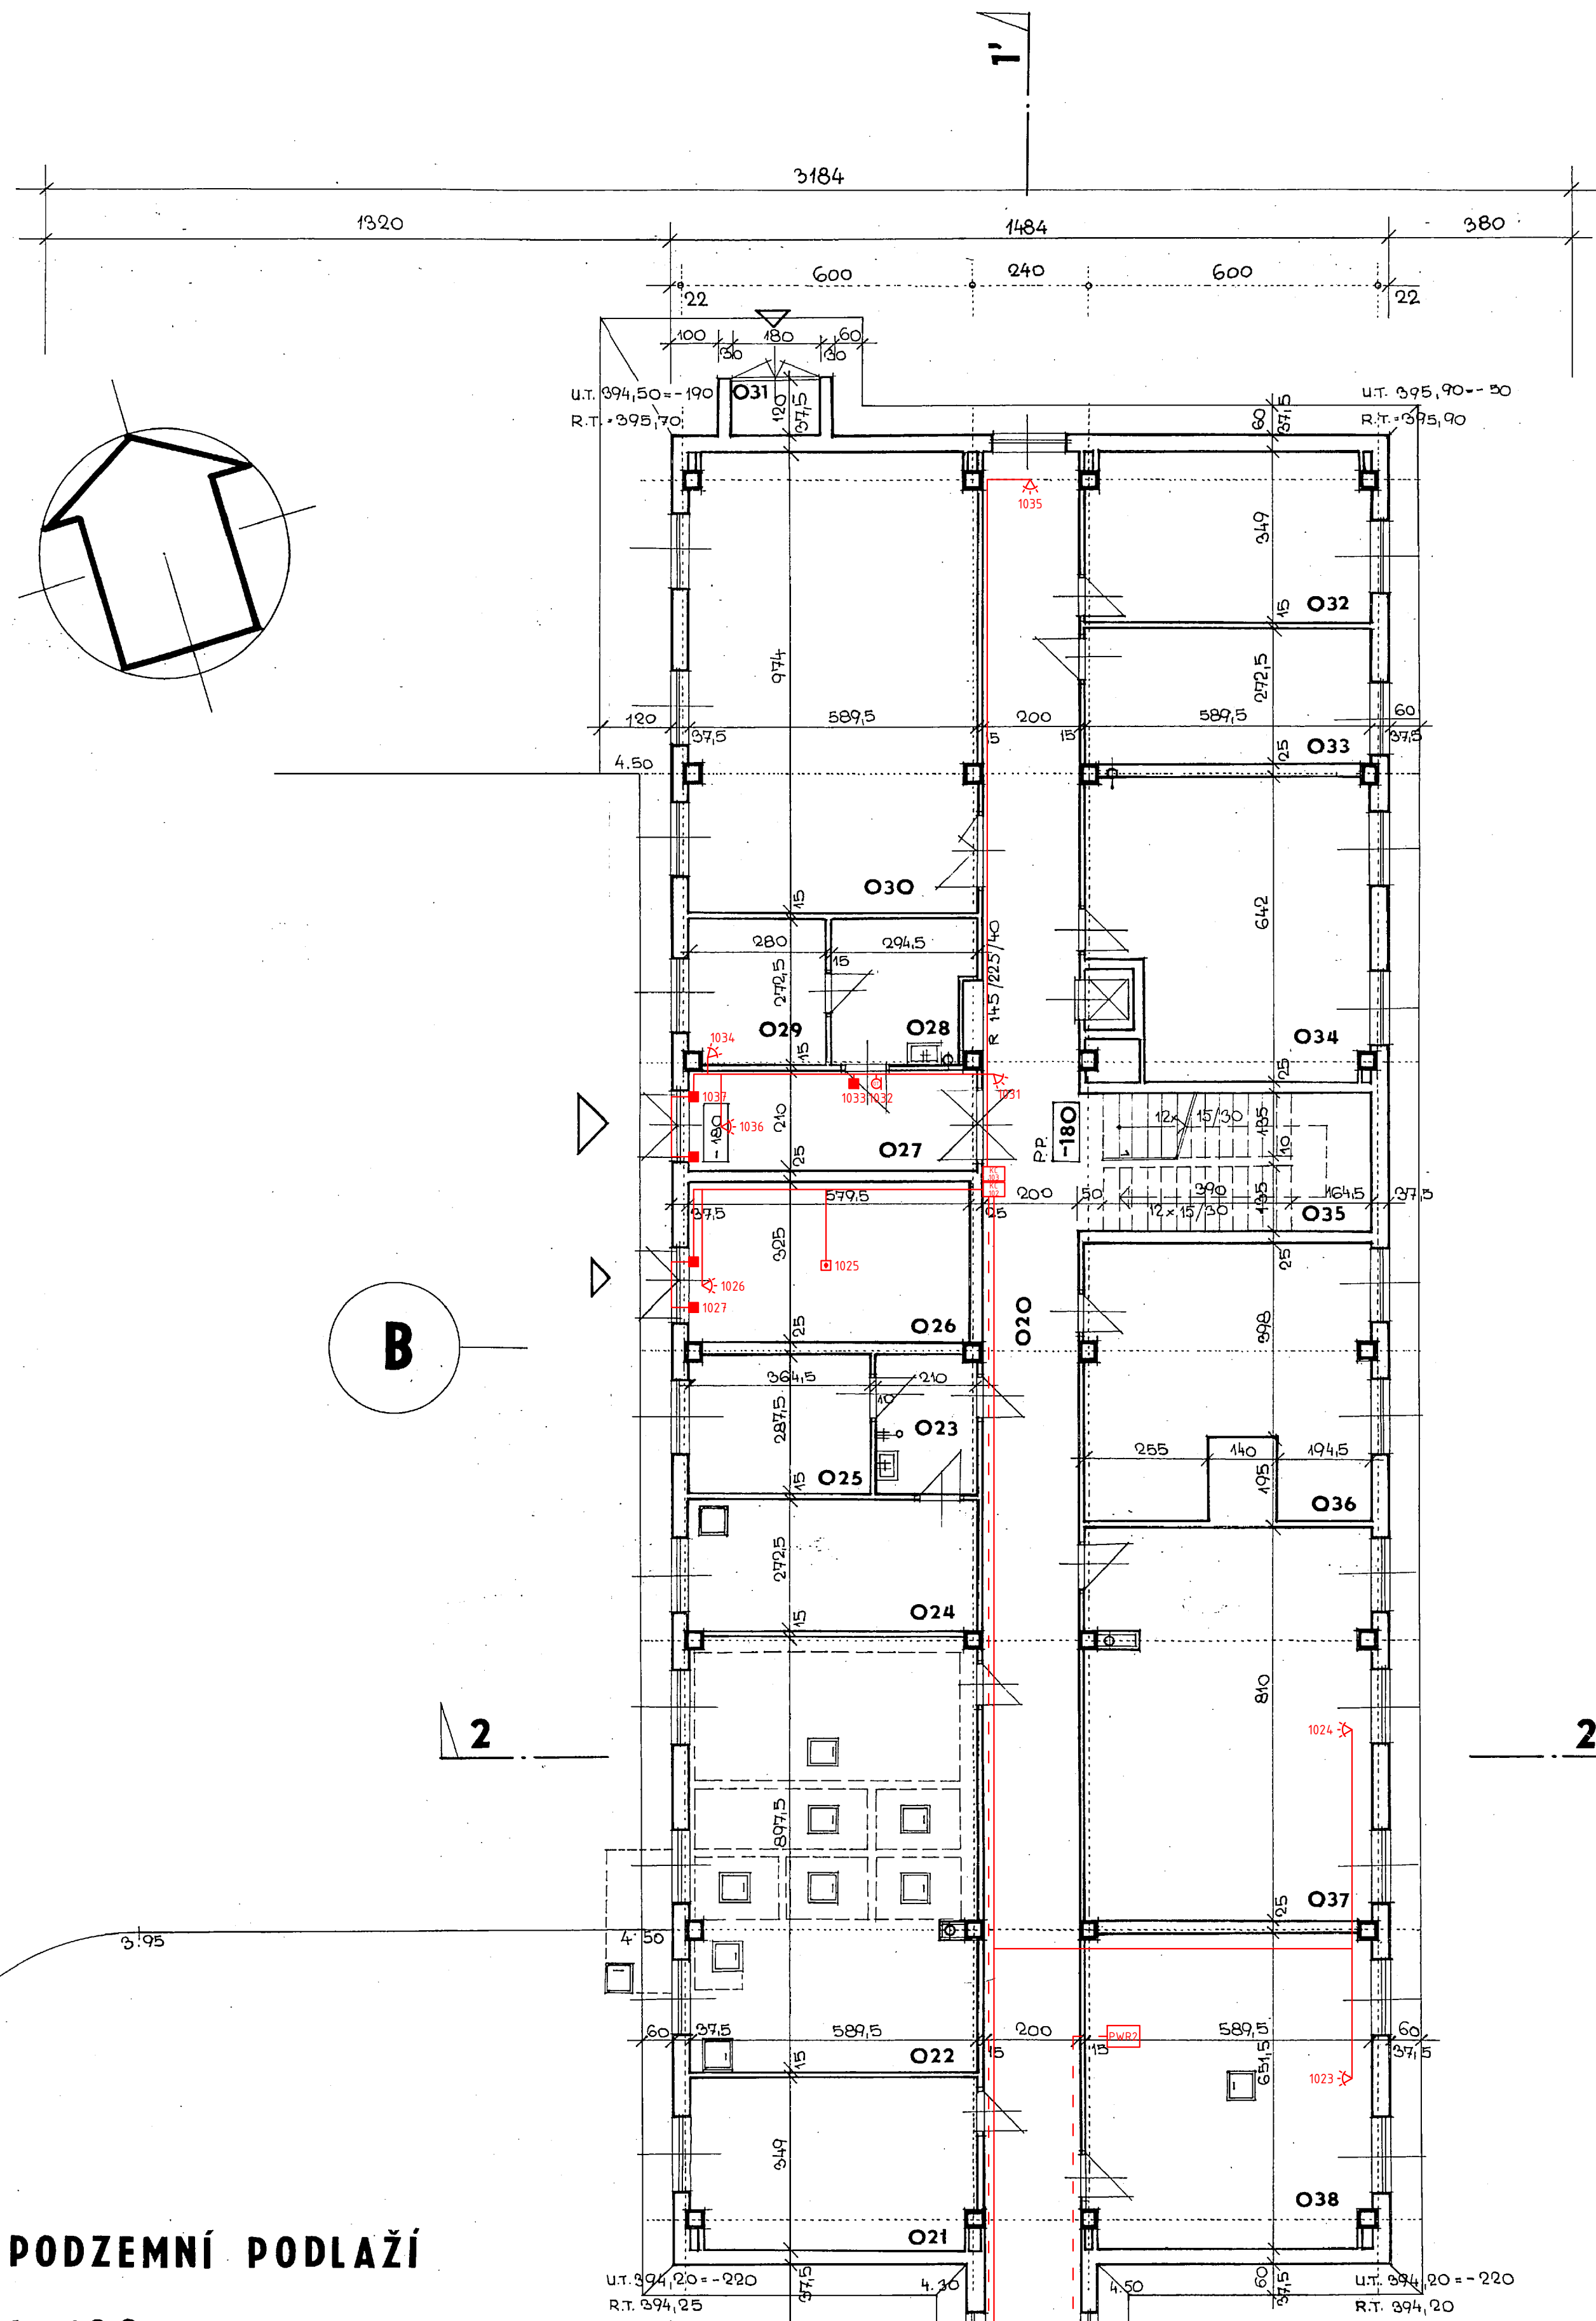

SEZNAM MÍSTNOSTÍ:

ČÍSLO MÍSTNOSTI	ÚČEL	PLOCHA m ²
001	ZÁDVEŘÍ	10,50
002	CHODBA	62,10
003	OŠETŘOVNA	17,20
004	FOTOKOMORA 1.	16,00
005	FOTOKOMORA 2	17,20
006	FOTOKOMORA 3	16,00
007	SKLAD ČISTÉHO PRÁDLA	17,20
008	SKLAD ŠPINAVÉHO PRÁDLA	19,80
009	STROJOVNA Ú.T.	19,80
010	SKLAD POMOCNÉHO MATERIÁLU	69,40
011	PŘEDSÍŇ	6,00
012	WC ŽENY	9,80
013	ÚKLID	2,60
014	PROSTOR SCHODIŠTĚ	27,50
015	PŘEDSÍŇ	6,00
016	WC MUŽI	11,80
017	ROZVODNA	20,10
018	ŠATNA PRO SVRCHNÍ ODĚV A OBUV	38,20
019	DOZORČÍ	13,40
020	CHODBA	84,80
021	STROJOVNA VZDUCHOTECHNIKY	20,10
022	STROJOVNA VYMÍRACÍ JÍMKY	52,50
023	PŘEDSÍŇ	6,00
024	SKLAD KYSELIN	16,00
025	KOMPRESOR	10,40
026	SKLAD HOŘLAVIN	18,80
027	ZÁDVEŘÍ	12,40
028	SKLAD JEDŮ	7,90
029	BOX NA OL	7,60
030	SKLAD SKLO-PORCELÁN	53,70
031	SKLAD PROPAN BUTAN LAHVI	2,10
032	SKLAD PŘÍSTROJŮ	20,10
033	SKLAD CHEMIKÁLII	16,00
034	SKLAD PRO DÍLNU	35,10
035	PROSTOR SCHODIŠTĚ	16,90
036	PŘÍRUČNÍ SKLAD	31,10
037	SKLAD OBALŮ	47,40
038	SKLAD FCH ODĚVŮ	38,50
UŽITKOVÁ PLOCHA PODZEMNÍHO PODLAŽÍ		897,50

LEGENDA:

- PIR
- Mg kontakt
- koncentrátor
- klávesnice
- Tablo LED
- venkovní siréna
- Pomocný zdroj se záložním aku
- ústředna EZS
- optickokouřový hlásič požáru
- otřesový detektor

INVESTOR: HZS Středočeského kraje Jana Palacha 1970 272 01, Kladno			
Školící středisko chemické laboratoře Kamenice			
SKLAD CO - OBJEKT 1 - PODZEMNÍ PODLAŽÍ			
ELEKTRONICKÁ ZABEZPEČOVACÍ SIGNALIZACE			MĚŘÍTKO 1:100
STUPEŇ: PROJEKT	DATUM: 06.2013	ZAK. Č. 0813-0623	VÝKRES ČÍSLO: 1