



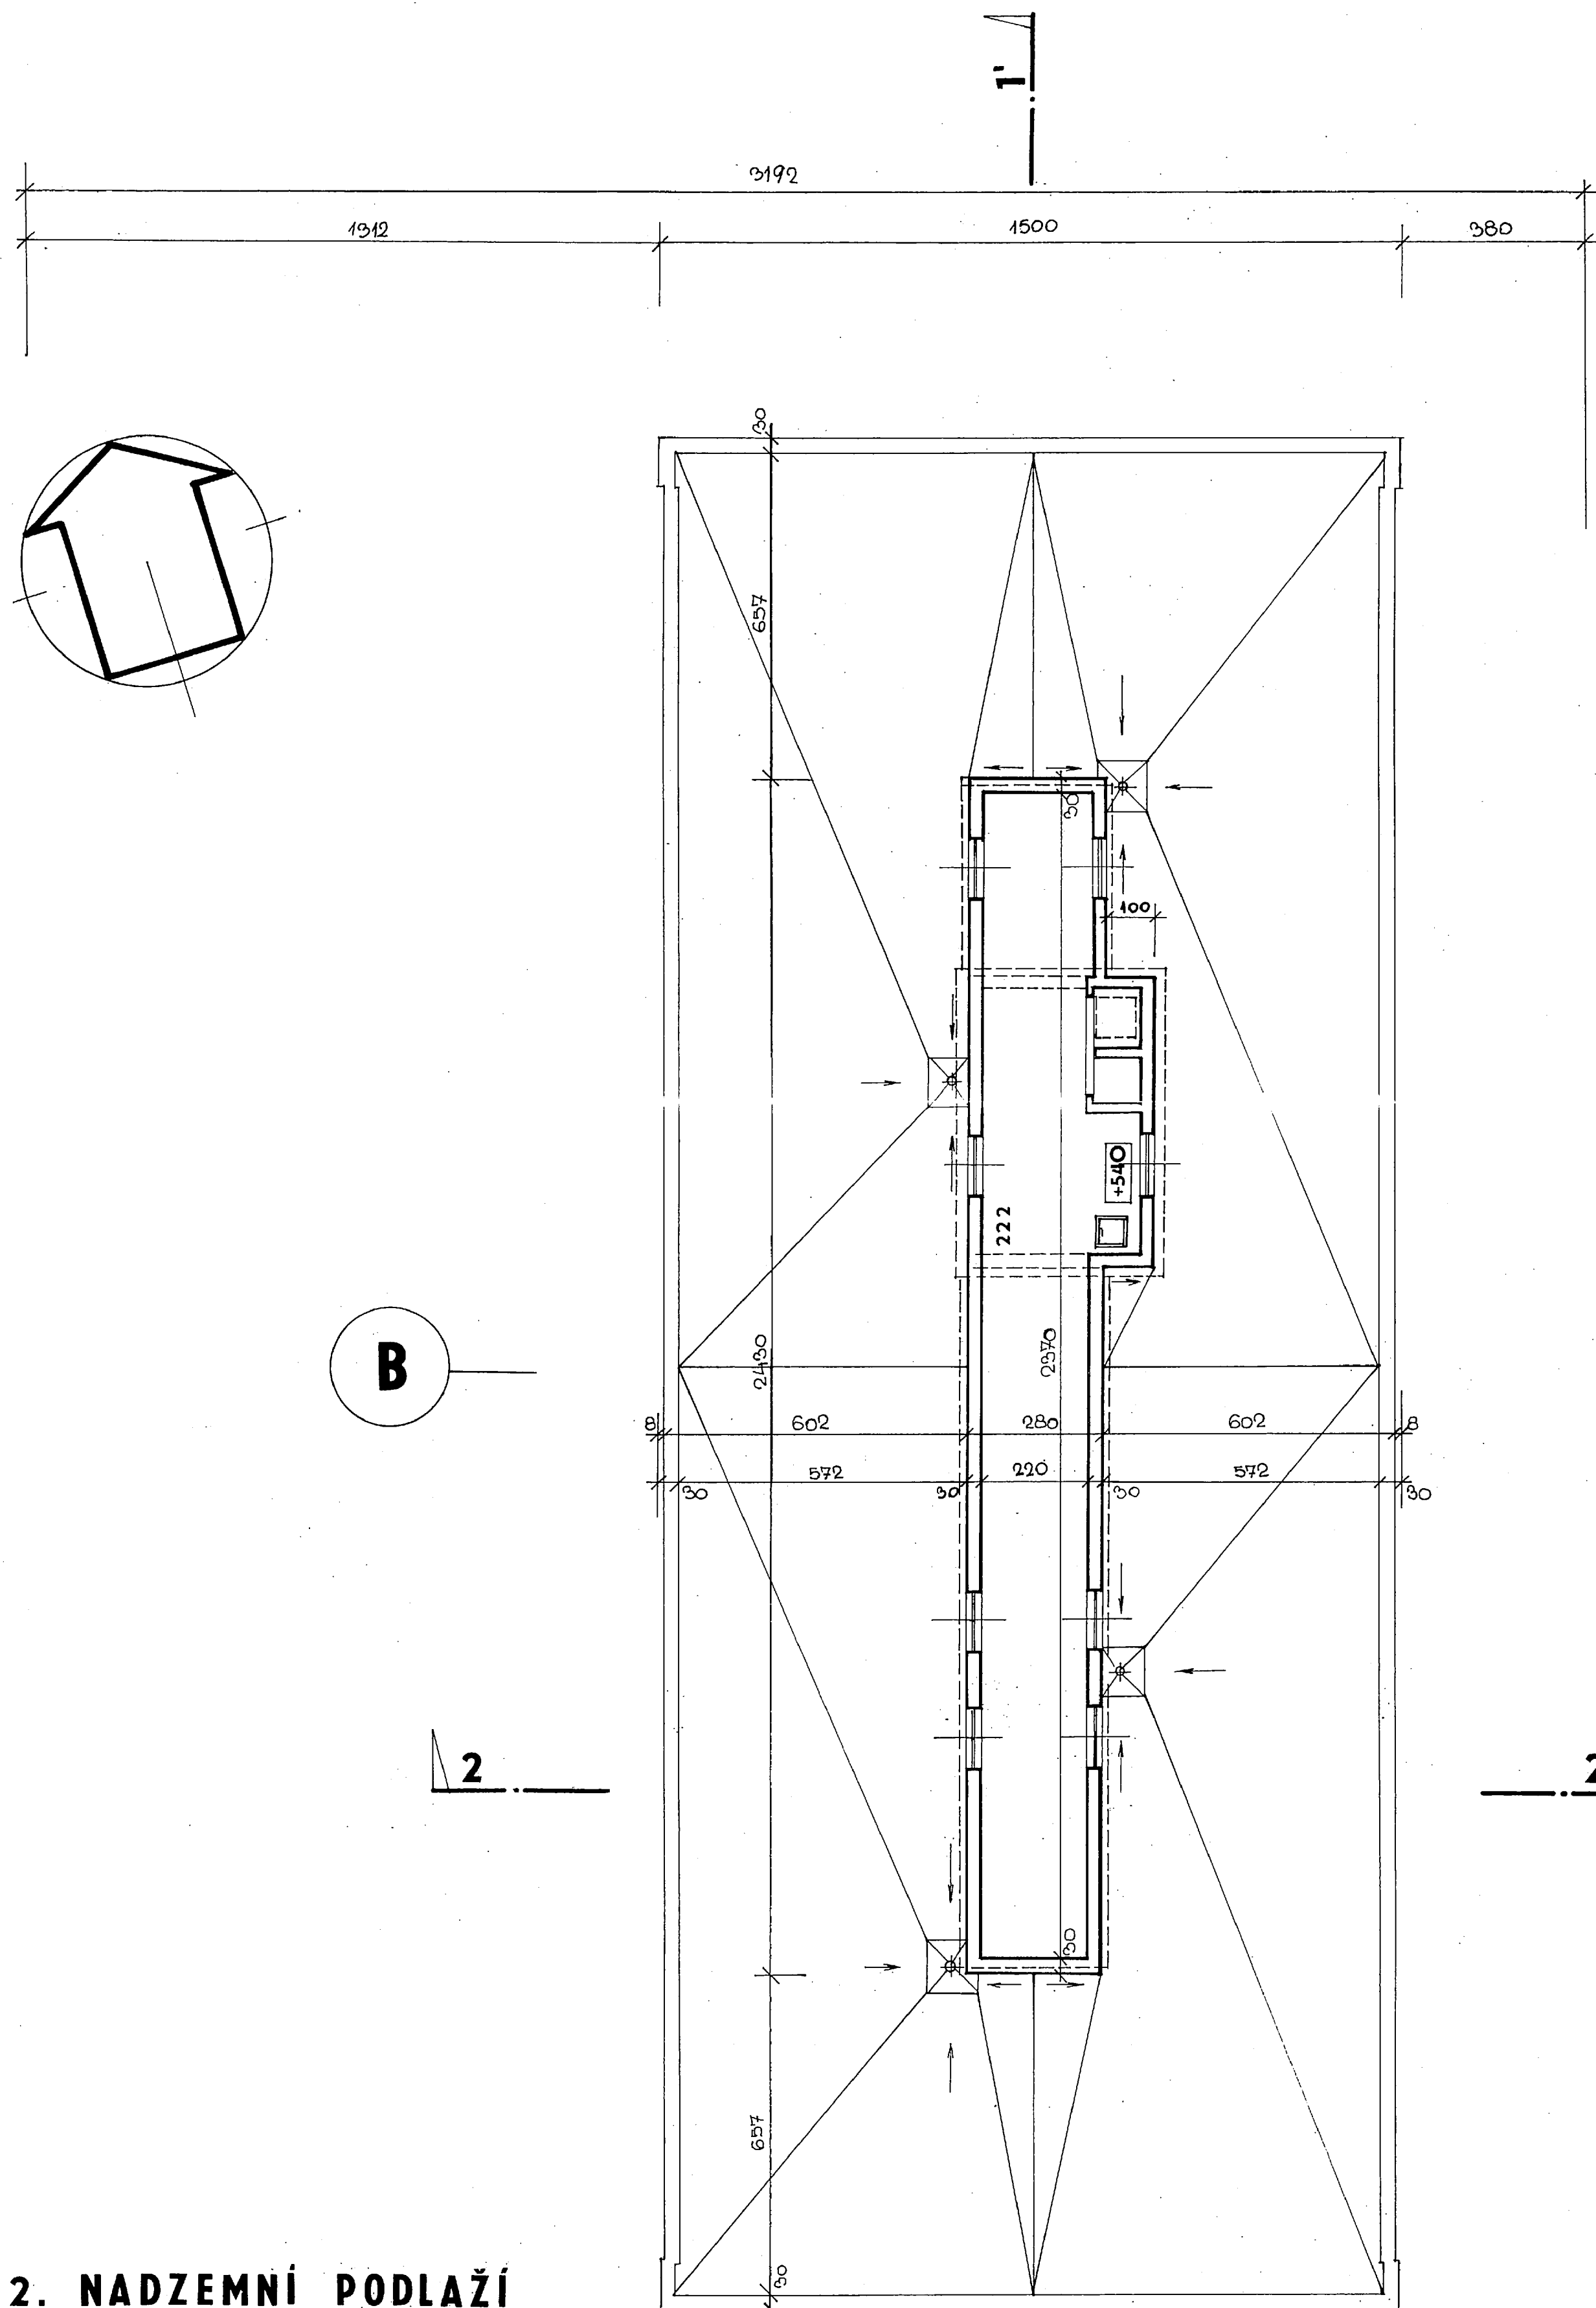

2. NADZEMNÍ PODLAŽÍ
1 : 100

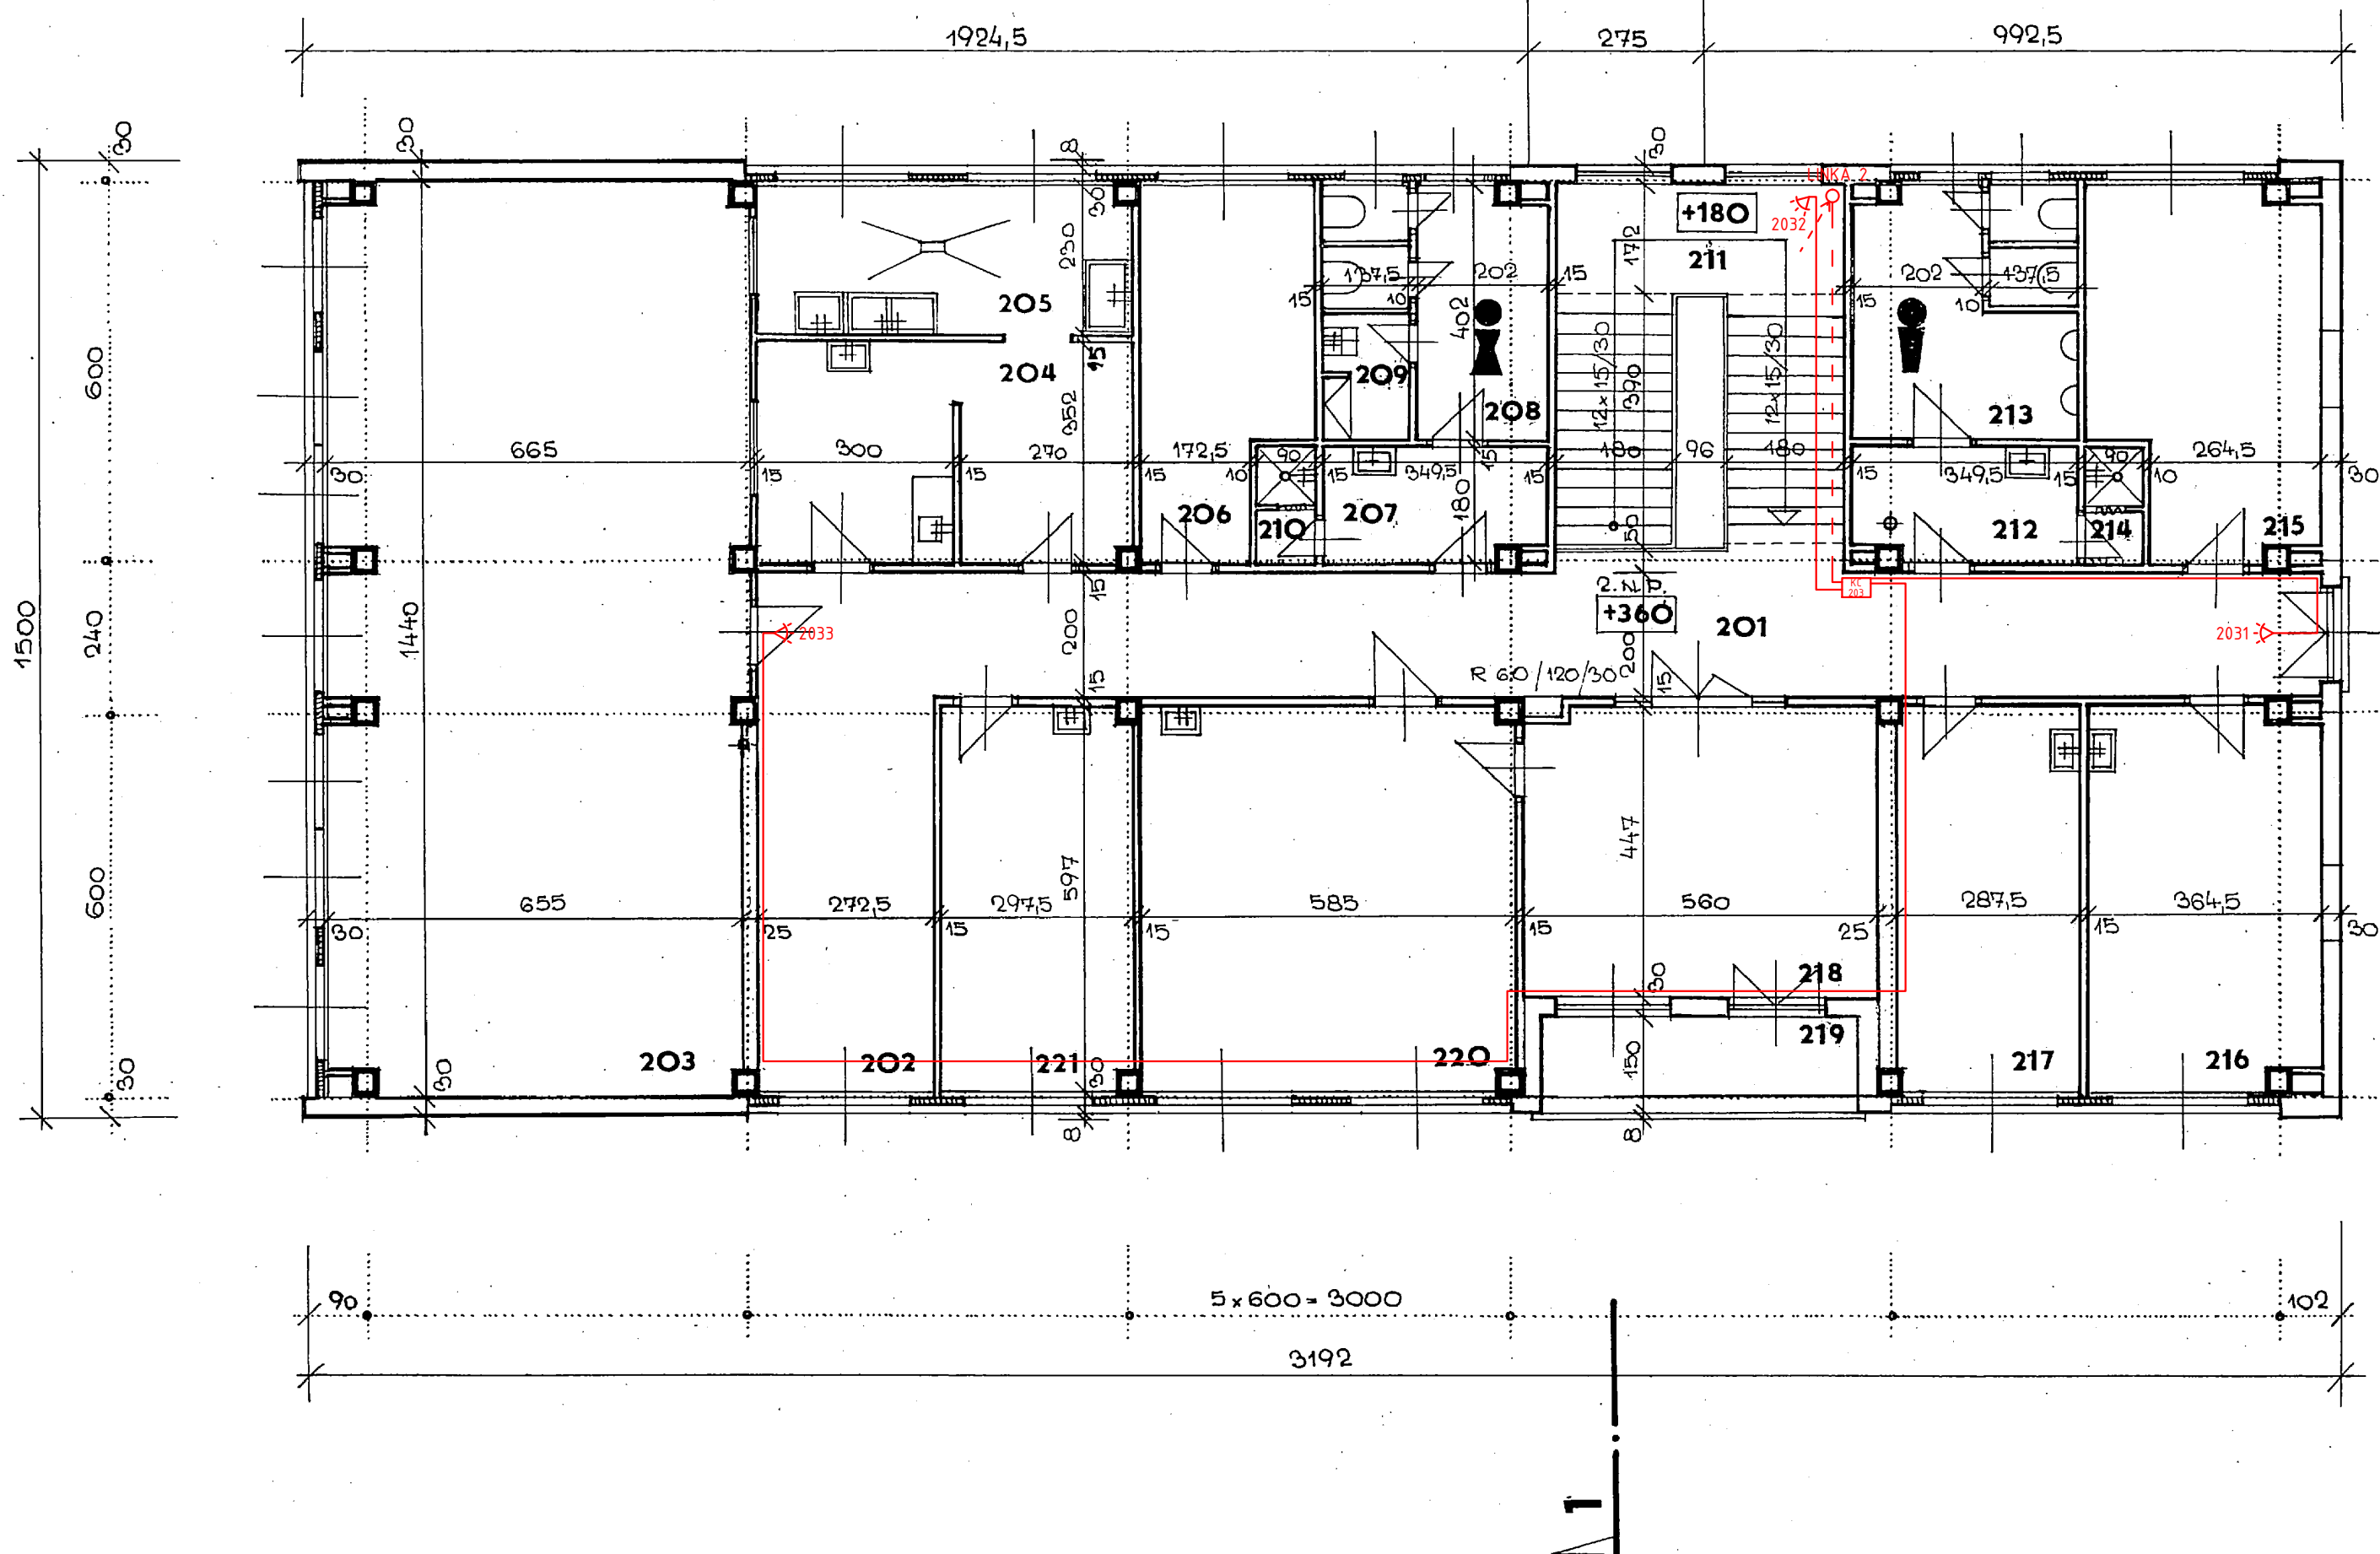

SEZNAM MÍSTNOSTÍ :

ČÍSLO MÍSTNOSTI	ÚČEL	PLOCHA m²
201	CHODBA	49,00
202	KUŘÁRNA	16,60
203	JÍDELNA	93,00
204	VÝDEJ STRAVY	20,30
205	UMÝVARNA NÁDOBÍ	13,40
206	PŘÍRUČNÍ SKLAD	14,20
207	PŘEDSÍŇ	6,30
208	WC ŽENY	10,30
209	ÚKLID	2,60
210	SPRCHA ŽENY	1,60
211	PROSTOR SCHODIŠTĚ	28,00
212	PŘEDSÍŇ	6,30
213	WC MUŽI	12,00
214	SPRCHA MUŽI	1,60
215	POMOČNÁ MÍSTNOST	19,20
216	KABINET (RA)	21,20
217	KABINET (FCH)	17,50
218	STUDOVNA	25,00
219	LODŽIE	7,50
220	KNIHOVNA	34,80
221	KABINET (OL)	17,50
222	STROJOVNA VZDUCHOTECHNIKY	55,00
ÚŽITKOVÁ PLOCHA 2. NADZEMNÍ PODLAŽÍ		m² 473,90

LEGENDA:

- PIR
- Mg kontakt
- koncentrátor
- klávesnice
- Tablo LED
- venkovní siréna
- Pomocný zdroj se záložním aku
- ústředna EZS
- optickokouřový hlásič požáru
- otřesový detektor

INVESTOR: HZS Středočeského kraje Jana Palacha 1970 272 01, Kladno			
Školící středisko chemické laboratoře Kamenice		VYPRACOVAL: JAROSLAV PÍNA	
SKLAD CO - OBJEKT 1 - 2. NADZEMNÍ PODLAŽÍ		MĚŘÍTKO 1:100	
ELEKTRONICKÁ ZABEZPEČOVACÍ SIGNALIZACE		VÝKRES ČÍSLO: 3	
STUPEŇ: PROJEKT	DATUM: 06.2013	ZAK. Č. 0813-0623	